


PLANTA BAIXA - INFRAESTRUTURA DE SOM
 escala 1/50

LEGENDA - AUDITÓRIO

- CAIXA QUADRADA EM ABS, TELA EM ALUMÍNIO MICROPERFURADA, PARA WOOFER COAXIAL DE 6\"/>
- ELETRODUTO EM FERRO GALVANIZADO, INSTALADO NO FORRO FALSO;
- ELETRODUTO PVC RÍGIDO ROSCÁVEL, ANTICHAMA, CLASSE B, EMBUTIDO NO PISO;
- ELETRODUTO EM PVC RÍGIDO, ROSCÁVEL, ANTICHAMA, EMBUTIDO NA ALVENARIA OU LAJE;
- CAIXA METÁLICA, DIMENSÕES 30x30x12cm, ALTURA DE INSTALAÇÃO 1,5m PARA PASSAGEM DE CONDUTORES;
- CAIXA EM PVC, DIMENSÕES 4x4\", FUNDO DUPLA, FAB: PLASTECH OU EQUIVALENTE TÉCNICO, INSTALADA A 1,1m DO PISO ACABADO OU ALTURA INDICADA EM PROJETO;
- CONJUNTO COMPOSTO POR CAIXA DE PISO BAIXA 4x4\", EM LIGA DE ALUMÍNIO SÍLIO ENTRADA PARA ELETRODUTOS DE #1\", PLACA DE PISO SIMPLES 4x4\", ACABAMENTO ESCOVADO;

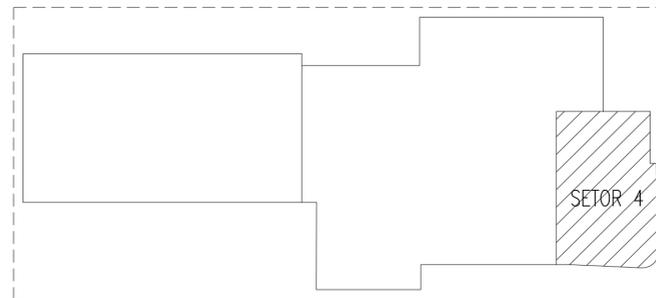

PLANTA BAIXA - SETORES
 escala 1/500

PAGO	APROVO
	PROPRIETÁRIO _____ PROJETO _____ PROJETO _____ CONSTRUÇÃO _____
CONSELHO PROFISSIONAL	

DAE

Departamento de
 Arquitetura e Engenharia
 do Estado do Ceará

**GOVERNO DO
ESTADO DO CEARÁ**
Secretaria da Infraestrutura

**SEINFRA - SECRETARIA DA INFRAESTRUTURA
 DAE - DEPARTAMENTO DE ARQUITETURA E ENGENHARIA**

PROMOTORIAS PÚBLICAS	
PROJETO: INTERESSADO: PROCURADORIA GERAL DE JUSTIÇA ENDEREÇO: AVENIDA ESTRUTURANTE OESTE MUNICÍPIO: MARACANAÚ AUTOR: CREA: TELEFONE: EMAIL: AUTOR: CREA: TELEFONE: EMAIL:	ÁREA TÉCNICA: INFRAESTRUTURA PARA SONORIZAÇÃO ETAPA: PROJETO EXECUTIVO CONTEÚDO: PLANTA BAIXA AUDITÓRIO - SONORIZAÇÃO LEGENDA PLANTA DE SETORES ESCALA: 1/50 s/e 1/500

RESERVA DE PROPRIEDADE INTELECTUAL	DESENHO: _____	DATA: AGOSTO / 2017
A PROPRIEDADE INTELECTUAL DO PRESENTE PROJETO É RESERVADA AOS SEUS AUTORES, DE ACORDO COM A LEGISLAÇÃO PERTINENTE. O USO DESTA PROJETO OU DE QUALQUER DE SEUS ELEMENTOS, QUE NÃO FORAM OS DETERMINADOS, SERÃO CONSIDERADOS COMO APROPRIAÇÃO ILÍCITA E SERÃO APLICADAS AS LEIS QUE DEFENDEM DITOS DIREITOS A TODOS OS EFEITOS.	REVISÃO: _____	ELE 01 01